
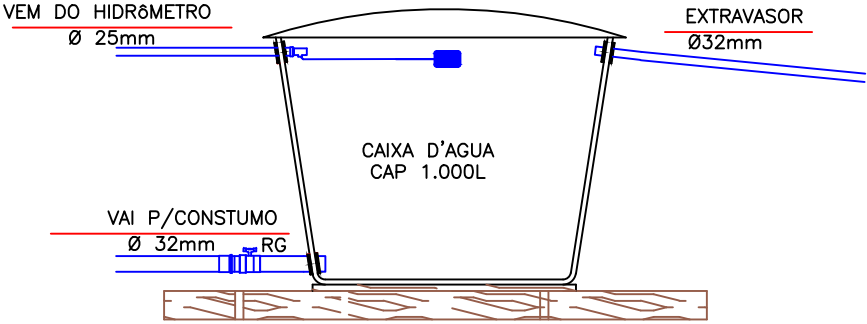



PLANTA BAIXA

Escala 1:75

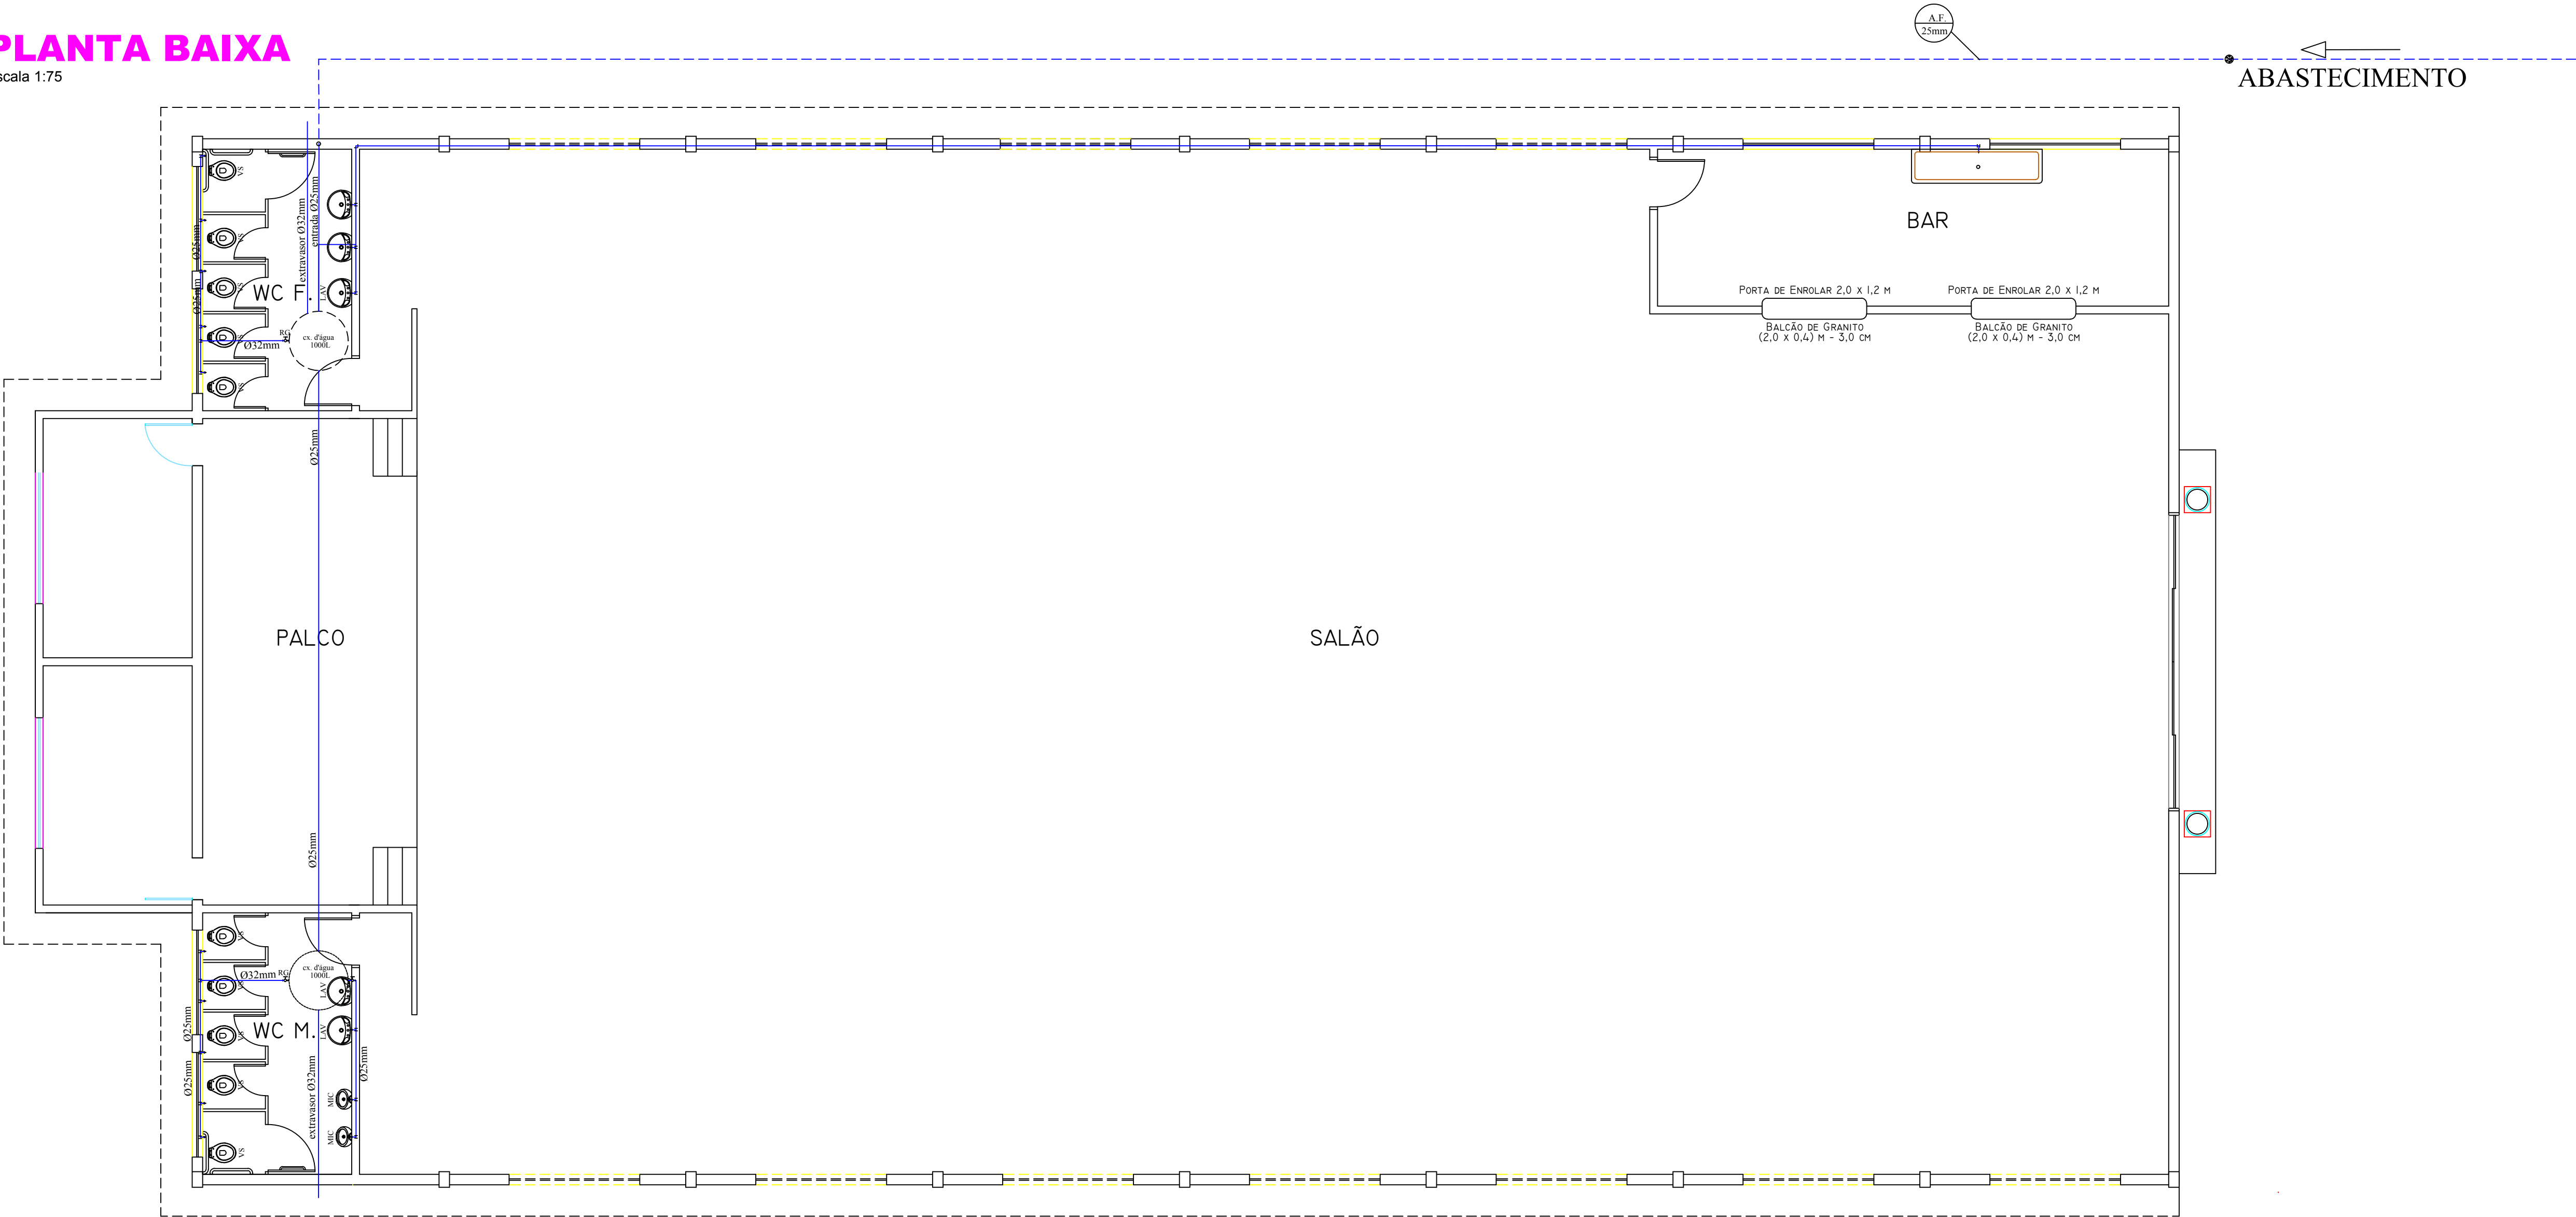

DETALHE DA CAIXA D'ÁGUA
ESC. 1:25

MATERIAIS		
QUANT	UNID	DENOMINAÇÃO
4,00	pc	Adaptador PVC roscavel com flanges - 1 "
2,00	pc	Adaptador PVC roscavel com flanges - 3/4 "
5,00	pc	Adaptador PVC soldave curto com bolsa e rosca - 20mm x 1/2"
4,00	pc	Adaptador PVC soldave curto com bolsa e rosca - 32mm x 1"
5,00	pc	Bucha de redução PVC soldavel 25 x 20 mm
4,00	pc	Bucha de redução PVC soldavel 32 x 25 mm
2,00	pc	Caixa de agua de 1000 litros
10,00	pc	Caixa de descarga plastica externa , completa com tubo de descarga
18,00	pc	Joelho 90° PVC LR com bucha de latão - 20 mm x 1/2 "
8,00	pc	Joelho 90° PVC soldavel - 20 mm
4,00	pc	Joelho 90° PVC soldavel - 25 mm
1,00	pc	Joelho 45° PVC soldavel - 25 mm
1,00	pc	Luva PVC soldavel - 25 mm
2,00	pc	Luva de redução PVC soldavel 25 x 20 mm
5,00	pc	Lavatorios louca branca suspenso 29,5 x 39 cm padrão popular, com valvula e engate flexivel
2,00	pc	Mictório de Louca branca com Sifão Integrado
1,00	pc	Cuba inox retangular n° 1
1,00	pc	Registro de gaveta com canopla 1/2"
2,00	pc	Registro de gaveta em bruto 32mm
1,00	pc	Te de PVC soldavel 25 mm
7,00	pc	Te de redução PVC soldavel 25 x 20 mm
2,00	pc	Te de redução PVC soldavel 32 x 25 mm
1,00	pc	Te PVC soldavel - 25 mm
2,00	pc	Te PVC soldavel - 32 mm
2,00	pc	Torneira de boia - 3/4 "
1,00	pc	Torneira cromada longa 1/2" p/ pia coz. Padrão popular
5,00	pc	Torneira cromada 1/2" para lavatorio, padrão popular
67,00	m	Tubo PVC soldavel - 20 mm
96,67	m	Tubo PVC soldavel - 25 mm
10,17	m	Tubo PVC soldavel - 32 mm
TUBO NÃO ESPESIFICADO Ø 20 mm		



PREFEITURA MUNICIPAL DE VENTANIA

Estado do Paraná

CNPJ 95.685.798/0001-69

Av. Anacleto Bueno de Camargo, 561, Centro, Tel./Fax(42)3274-1144 - Ventania-PR

PROJETO HIDROSSANITÁRIO

OBRA: SALÃO DE EVENTOS PR - 090, km 195 +350 m		PROP.: PREFEITURA MUNICIPAL DE VENTANIA PR ADM. PREF. OCIMAR ROBERTO BAHNERT DE CAMARGO		
LOCAL: VENTANIA PR		PRANCHA: HIDRA		
TITULO: ÁGUA FRIA - PLANTA BARRILETE E DETALHES				
DESENHISTA: JEFFERSON PHILLIPI		RESP.TEC.: ENG.CIVIL IEDO JOSE STIMAMIGLIO CREA PR 14315/D	ESC.: IND.	DATA: Abril/2011